
 


RENVOOI INSTALLATIES

- ⊙ RM 230V rookmelder op woonhuis installatie
- ⊙ BL buitenlichtpunt
- ⊙ wandlichtpunt
- ⊙ plafondlichtpunt
- ⊙ db deurbel
- ⊙ schel
- TH thermostaat verwarming
- loze leiding, enkele inbouwdoos
- ⊂ enkelpolige schakelaar
- ⊂⊂ enkelpolige dubbele schakelaar
- ⊂⊂⊂ wisselschakelaar
- ⊂⊂ BL schakelaar tbv buitenlichtpunt
- ⊂ enkele wandcontactdoos met randaarde
- ⊂⊂ dubbele wandcontactdoos met randaarde
- ⊂ intercom
- ⊂ afzuigpunt ventilatie
- ⊂ toevoerpunt ventilatie
- ⊂ CO2 CO2 sensor
- ▬ handdoek radiator
- ⊂ vloerverwarming

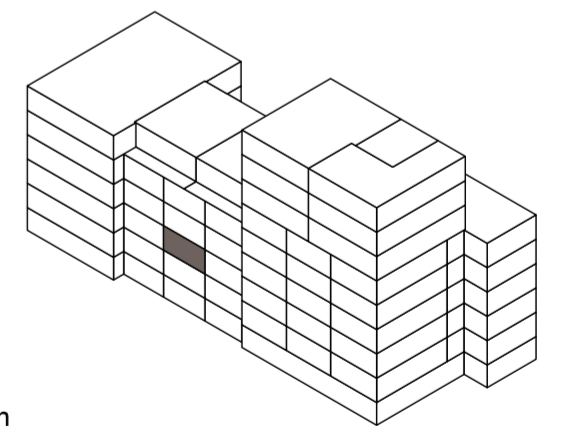



THE WINSTON
ALPHEN AAN DEN RIJN

**PLATTEGROND
BOUWNUMMER 16**

Schaal 1:50
Datum 07-06-2024
Formaat A2



NIERSMAN
BOUW | ONTWIKKELING | VASTGOED