
 


RENVOOI INSTALLATIES

- RM 230V rookmelder op woonhuis installatie
- BL buitenlichtpunt
- wandlichtpunt
- plafondlichtpunt
- db deurbel
- schel
- TH thermostaat verwarming
- loze leiding, enkele inbouwdoos
- enkelpolige schakelaar
- enkelpolige dubbele schakelaar
- wisselschakelaar
- schakelaar tbv buitenlichtpunt
- enkele wandcontactdoos met randaarde
- dubbele wandcontactdoos met randaarde
- intercom
- afzuigpunt ventilatie
- toevoerpunt ventilatie
- CO2 sensor
- handdoek radiator
- vloerverwarming

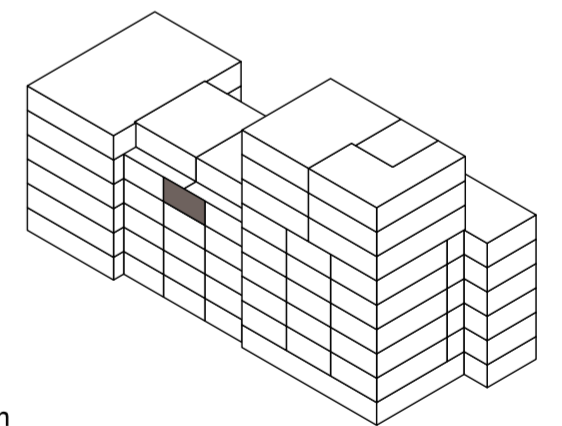



THE WINSTON
ALPHEN AAN DEN RIJN

**PLATTEGROND
BOUWNUMMER 30**

Schaal 1:50
Datum 07-06-2024
Formaat A2

