
 


## RENVOOI INSTALLATIES

- RM 230V rookmelder op woonhuis installatie
- BL buitenlichtpunt
- wandlichtpunt
- plafondlichtpunt
- db deurbel
- schel
- TH thermostaat verwarming
- loze leiding, enkele inbouwdoos
- enkelpolige schakelaar
- enkelpolige dubbele schakelaar
- wisselschakelaar
- schakelaar tbv buitenlichtpunt
- enkele wandcontactdoos met randaarde
- dubbele wandcontactdoos met randaarde
- intercom
- afzuigpunt ventilatie
- toevoerpunt ventilatie
- CO2 sensor
- handdoek radiator
- vloerverwarming

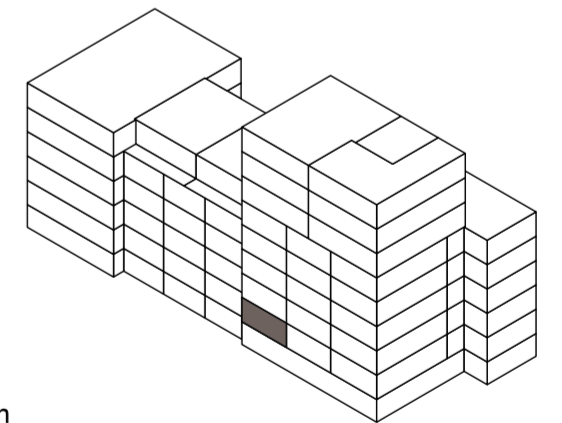



**THE WINSTON**  
ALPHEN AAN DEN RIJN

**PLATTEGROND  
BOUWNUMMER 7**

Schaal 1:50  
Datum 07-06-2024  
Formaat A2

